


ZESTAWIENIE POMIESZCZEŃ			
Nr	Nazwa	rodzaj	pow.
	Pomieszczenia	posadzki	posadzki
0.01	Kotłownia	płytki ceram.	13,79
0.02	Skład oleju	płytki ceram.	7,50
0.03	Pom. gospodarcze	płytki ceram.	52,50
0.04	Pom. gospodarcze	płytki ceram.	18,29
0.05	Pom. na odpady medyczne	płytki ceram.	6,45
RAZEM			98,53m²

## LEGENDA

- Oprawa COSMO EVG 236
- Oprawa COSMO EVG 258
- Oprawa LED typu nasświetlacz z czujnikiem ruchu
- AW

Oprawa awaryjna ciemna LOVATO min. 1h
- Łącznik pojedynczy IP44 10A/230V~
- Łącznik podwójny IP44 10A/230V~
- Przycisk zwiemny 6A/230V~
- Gniazdo wtyczkowe pojedyncze 230V przyszczelne
- Gniazdo wtyczkowe 400V/16A
- Gniazdo wtyczkowe montowane na suficie 230V/16A
- Wypust kablowy 230V
- Wyłącznik główny p.poz.

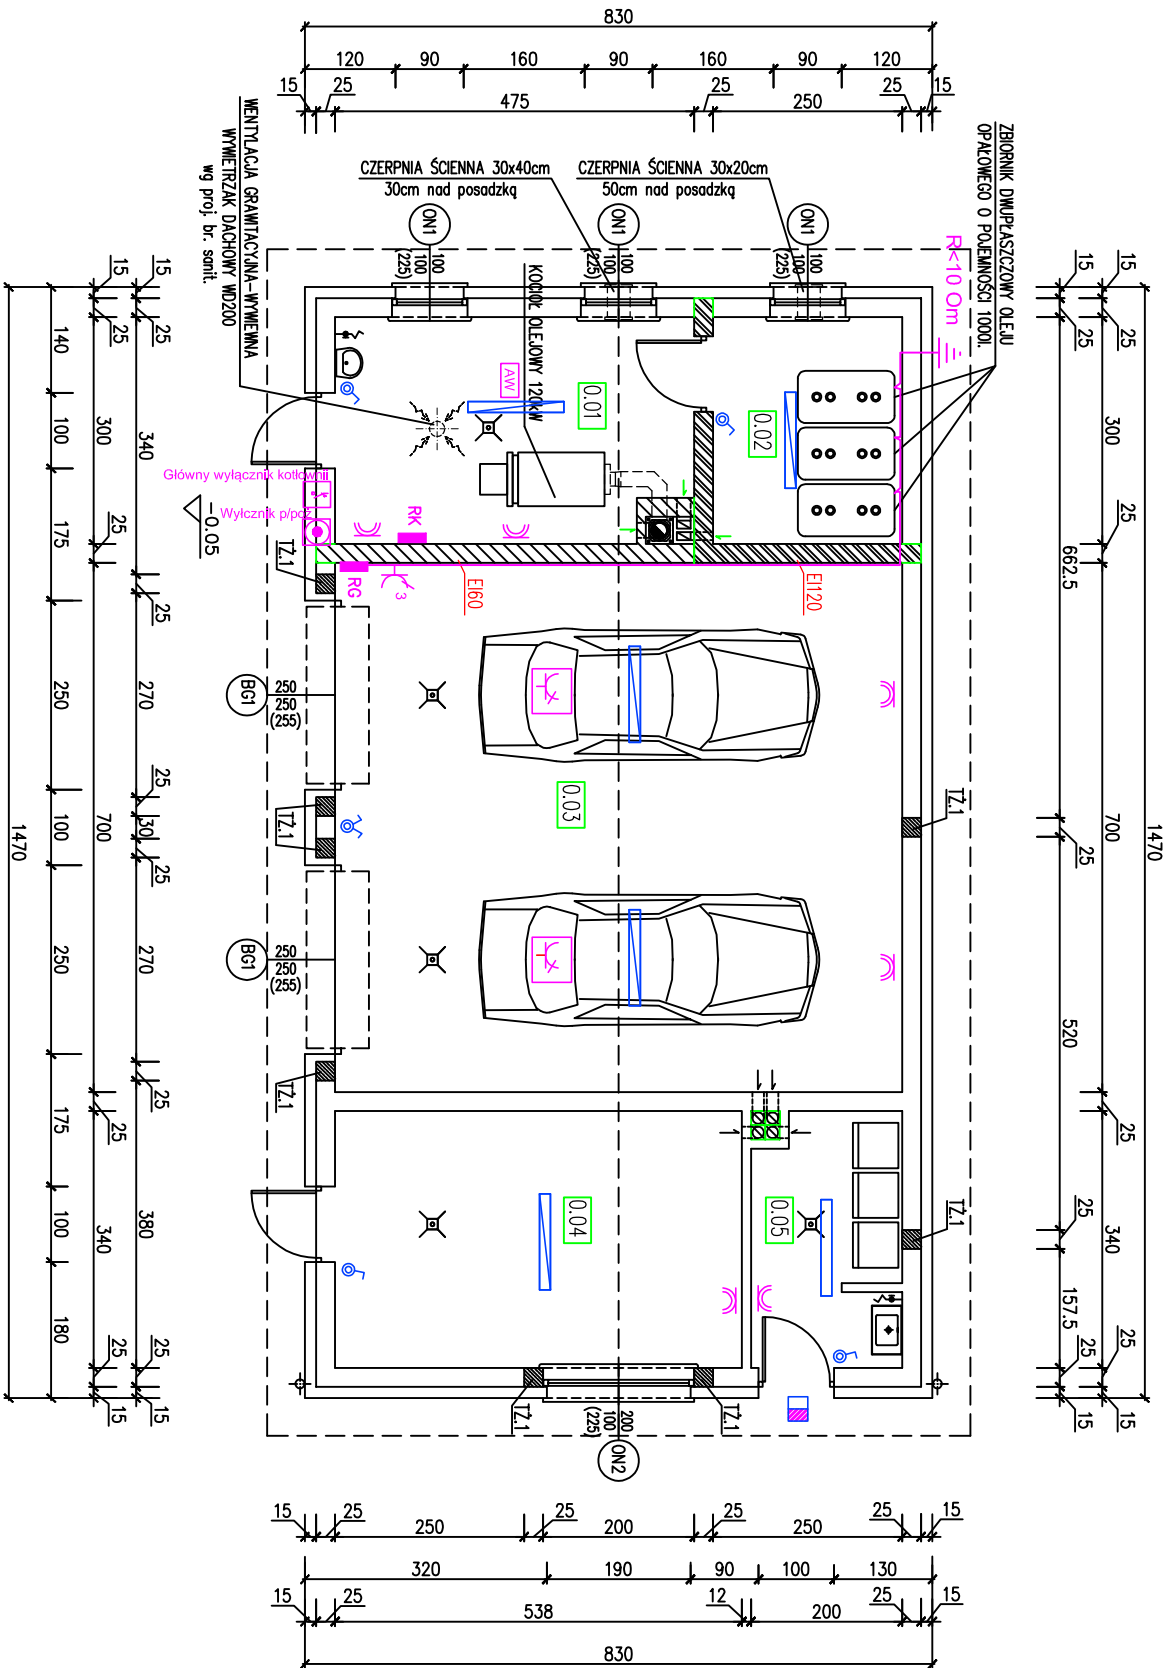

PRACOWNIA ARCHYTEKTONICZNA  
MAREK NADACHOWSKI

BUDYNEK GOSPODARSTWO-GARAŻOWY Z KOTŁOWNIA

Pełny, ulikolisko 3; dz.nr 227/2 i 227/3; ark.m. 1;

DATA  
listopad 2016

INSZYNIER

RZUT PRZYZIEMI

SKALA  
1:100

1

PROJ. ARCHYTEKTURY

Mgr inż. Arch. MAREK NADACHOWSKI

Upr. bud. do proj. bez ogr. w specj. architektonicznej 7131/5/P/2002

INSTALACJE ELEKTRYCZNE

HENRYK WODNICZAK

Uprawnienie w specjalności Instalacyjno-inżyniernej w zakresie instalacji elektrycznych UAN-8396/B9/96